


PLANTA PISO 8
ESC. 1:100

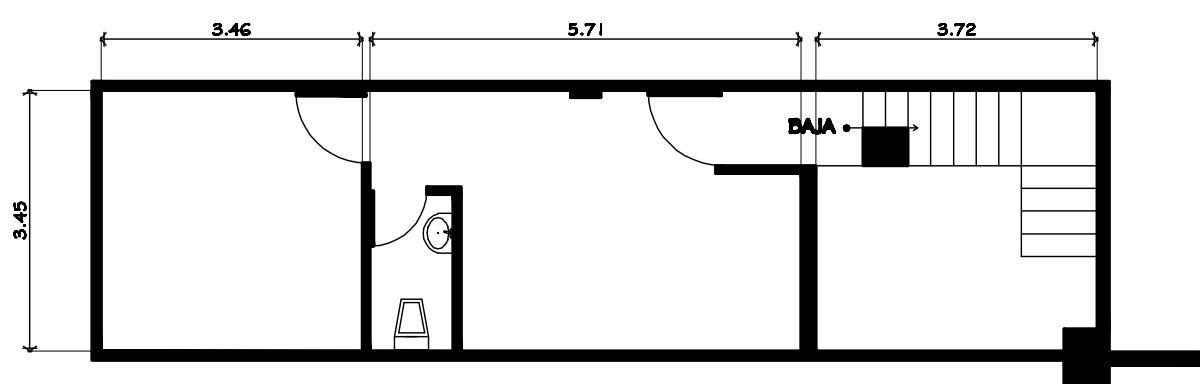

PLANTA ALTA PISO 8
ESC. 1:100

GERENCIA LOS ENCINOS	
	PROYECTO: EDIFICIO ELBONDO PUEZ
	UBICACIÓN: CENTRO MONTERREY N.L.
	PLANO DE: PLANTA PISO 8
	DISEÑADO POR: D.H.T. / G.H.G.
	FECHA: JUNIO 2014 ESCALA: 1:100
AR-09	